



IMPIANTO LABORATORI:
Pianta sistemi di rilevazione e allarme R=1:100

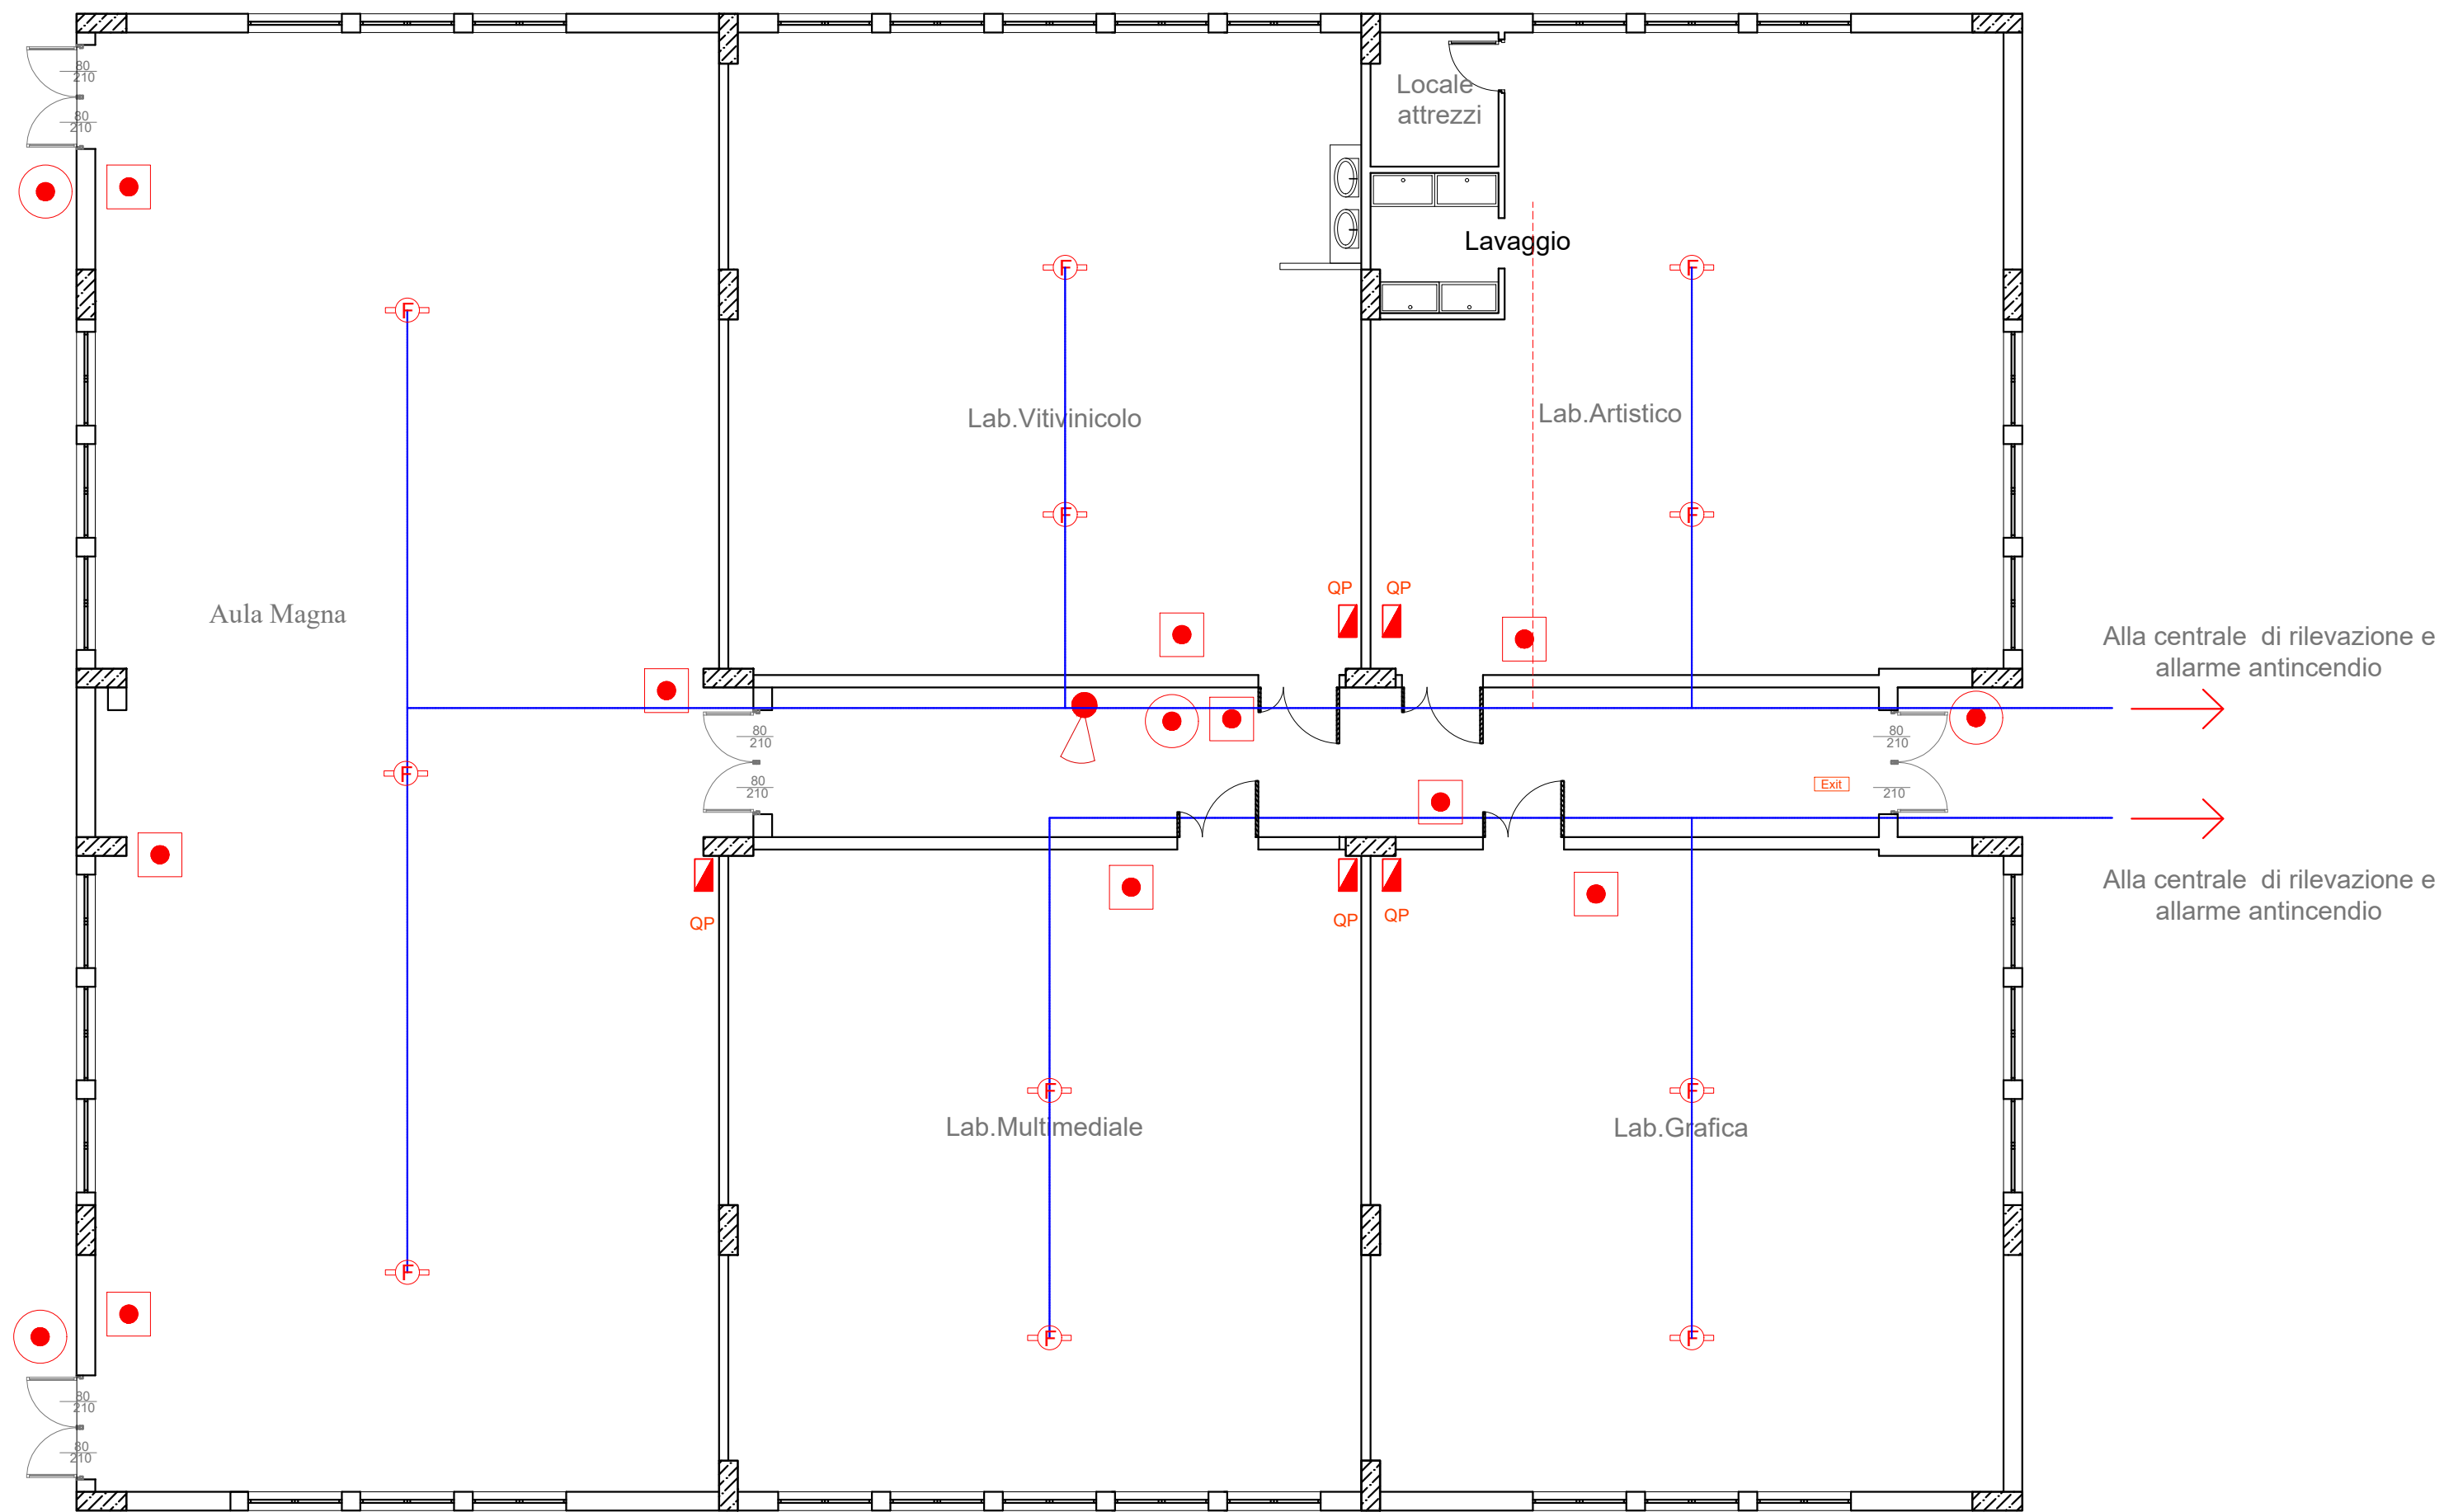


impianto antincendio	
LEGENDA	
	Centrale di Rilevazione e allarme antincendio
	Pulsante allarme antincendio
	Sirena d'allarme
	Pulsante sgancio tensione
	Q. Elettrico allarme antincendio
	linea rilevatori Fumo e Sgancio
	Rilevatori Fumo
	Segnalatore Luminoso Uscita Sicurezza

IMPIANTO LABORATORI:Pianta aree coperte da rilevatori di fumo R=1:200

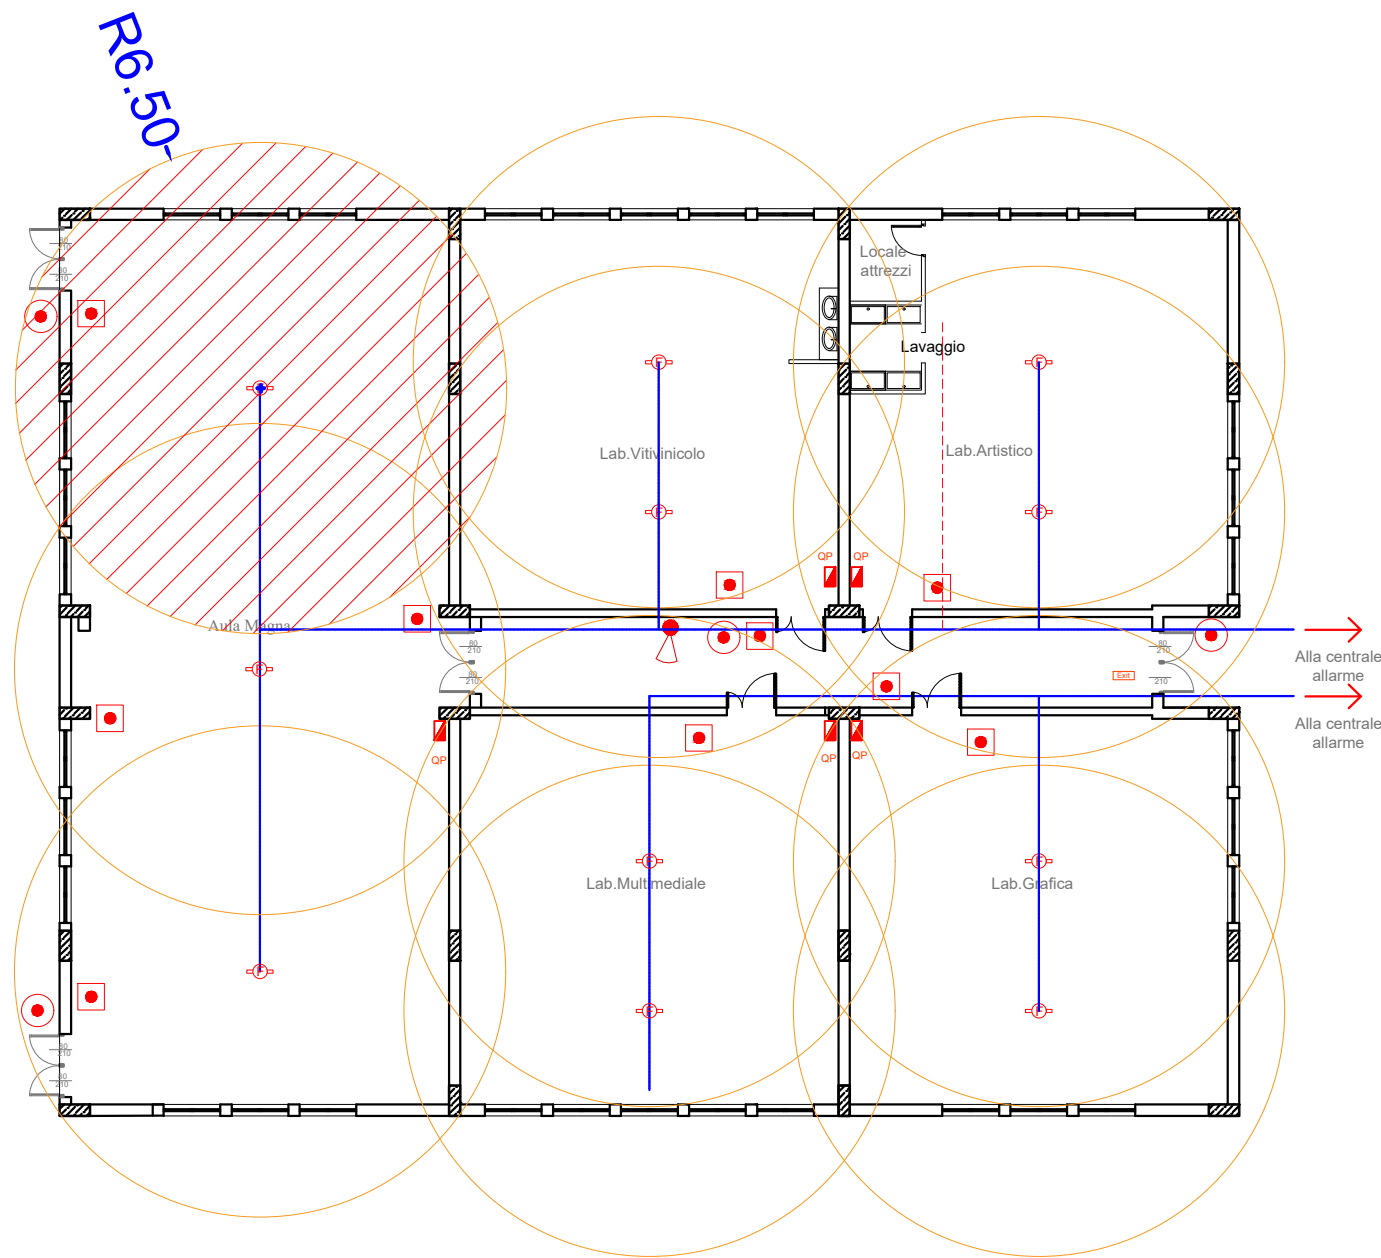

IMPIANTO LABORATORI:
Schema impianto allarme antincendio

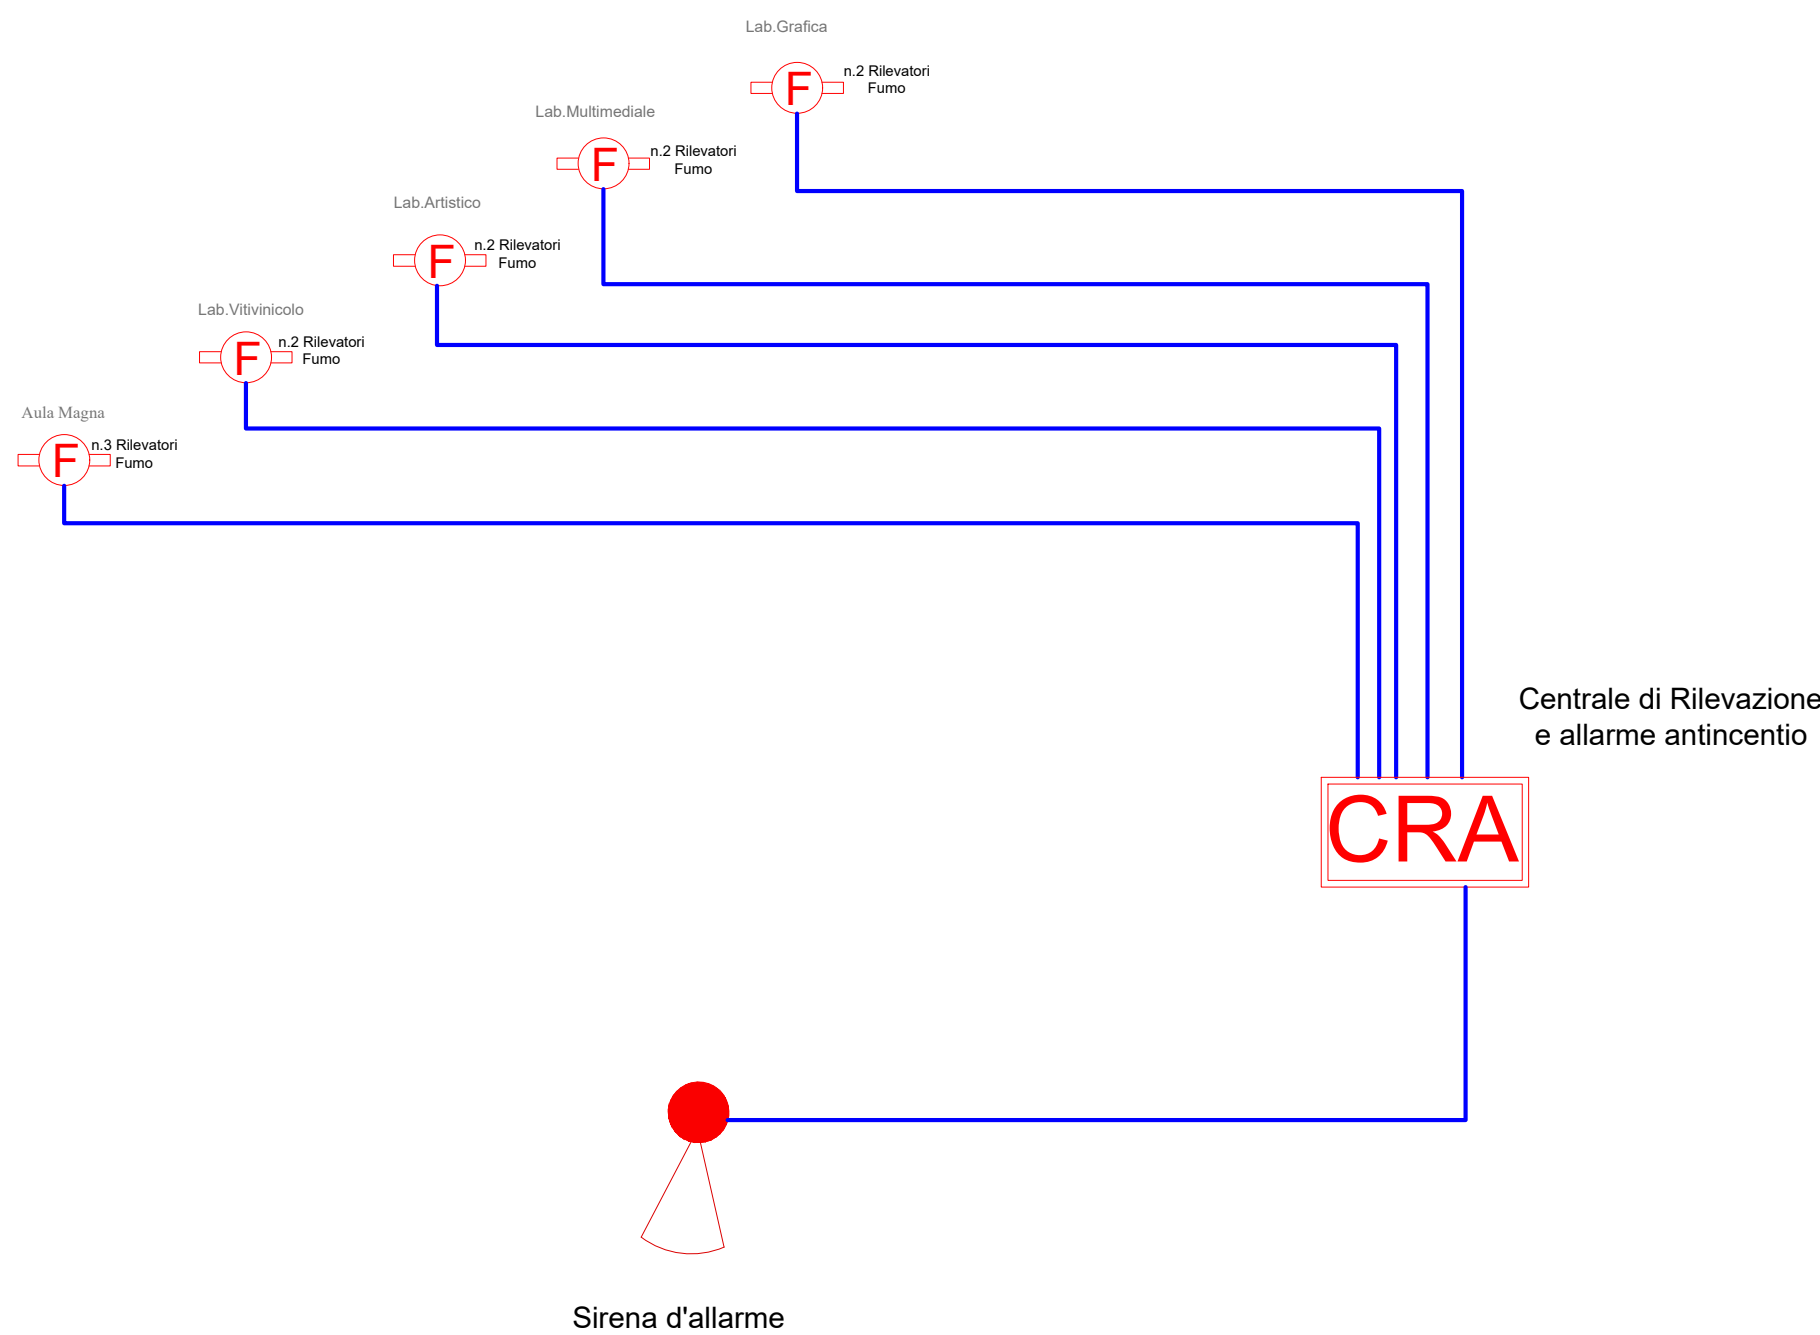

LIBERO CONSORZIO COMUNALE DI AGRIGENTO
(L.R.15/2015)
ex Provincia Regionale di Agrigento
Settore Infrastrutture stradali
Edilizia scolastica Patrimonio e Manutenzione

Aggiornamento ed adeguamento alla normativa vigente del progetto esecutivo relativo ai lavori di costruzione dell'Istituto Tecnico per il Commercio in Campobello di Licata. Completamento.

PROGETTO ESECUTIVO

Procedura di affidamento ai sensi dell'art. 50 comma 1 lett.b) del D.lgs n.36/2023 a conferma dell'art. 1 comma 2 lett.a) del D.L. 16 Luglio 2020 n.76. D.Lgs. 50/2016 in deroga all'art. 36 comma 2,lett.a) del D.Lgs. 50/2016 come mod dall'art.1 della L.n.78 21 giugno 2022, (G.U. n. 77 del 31 marzo 2023 - S.O. n. 12) - CIG: A0374BAA46 -



N. Elaborato: 15.1		Titolo elaborato: 15- LOCALI LABORATORI : IMPIANTO ANTINCENDIO Sistema di rilevazione ed allarme scala 1:100	
Il Responsabile Unico del Procedimento (Arch. Alfonso Giulio)		Il progettista Delta Ingegneria Ing. Desiderio Carlino	
A	Luglio 2024	Emissione	Ing. Desiderio Carlino
REV.	DATA	DESCRIZIONE	REDATTO