
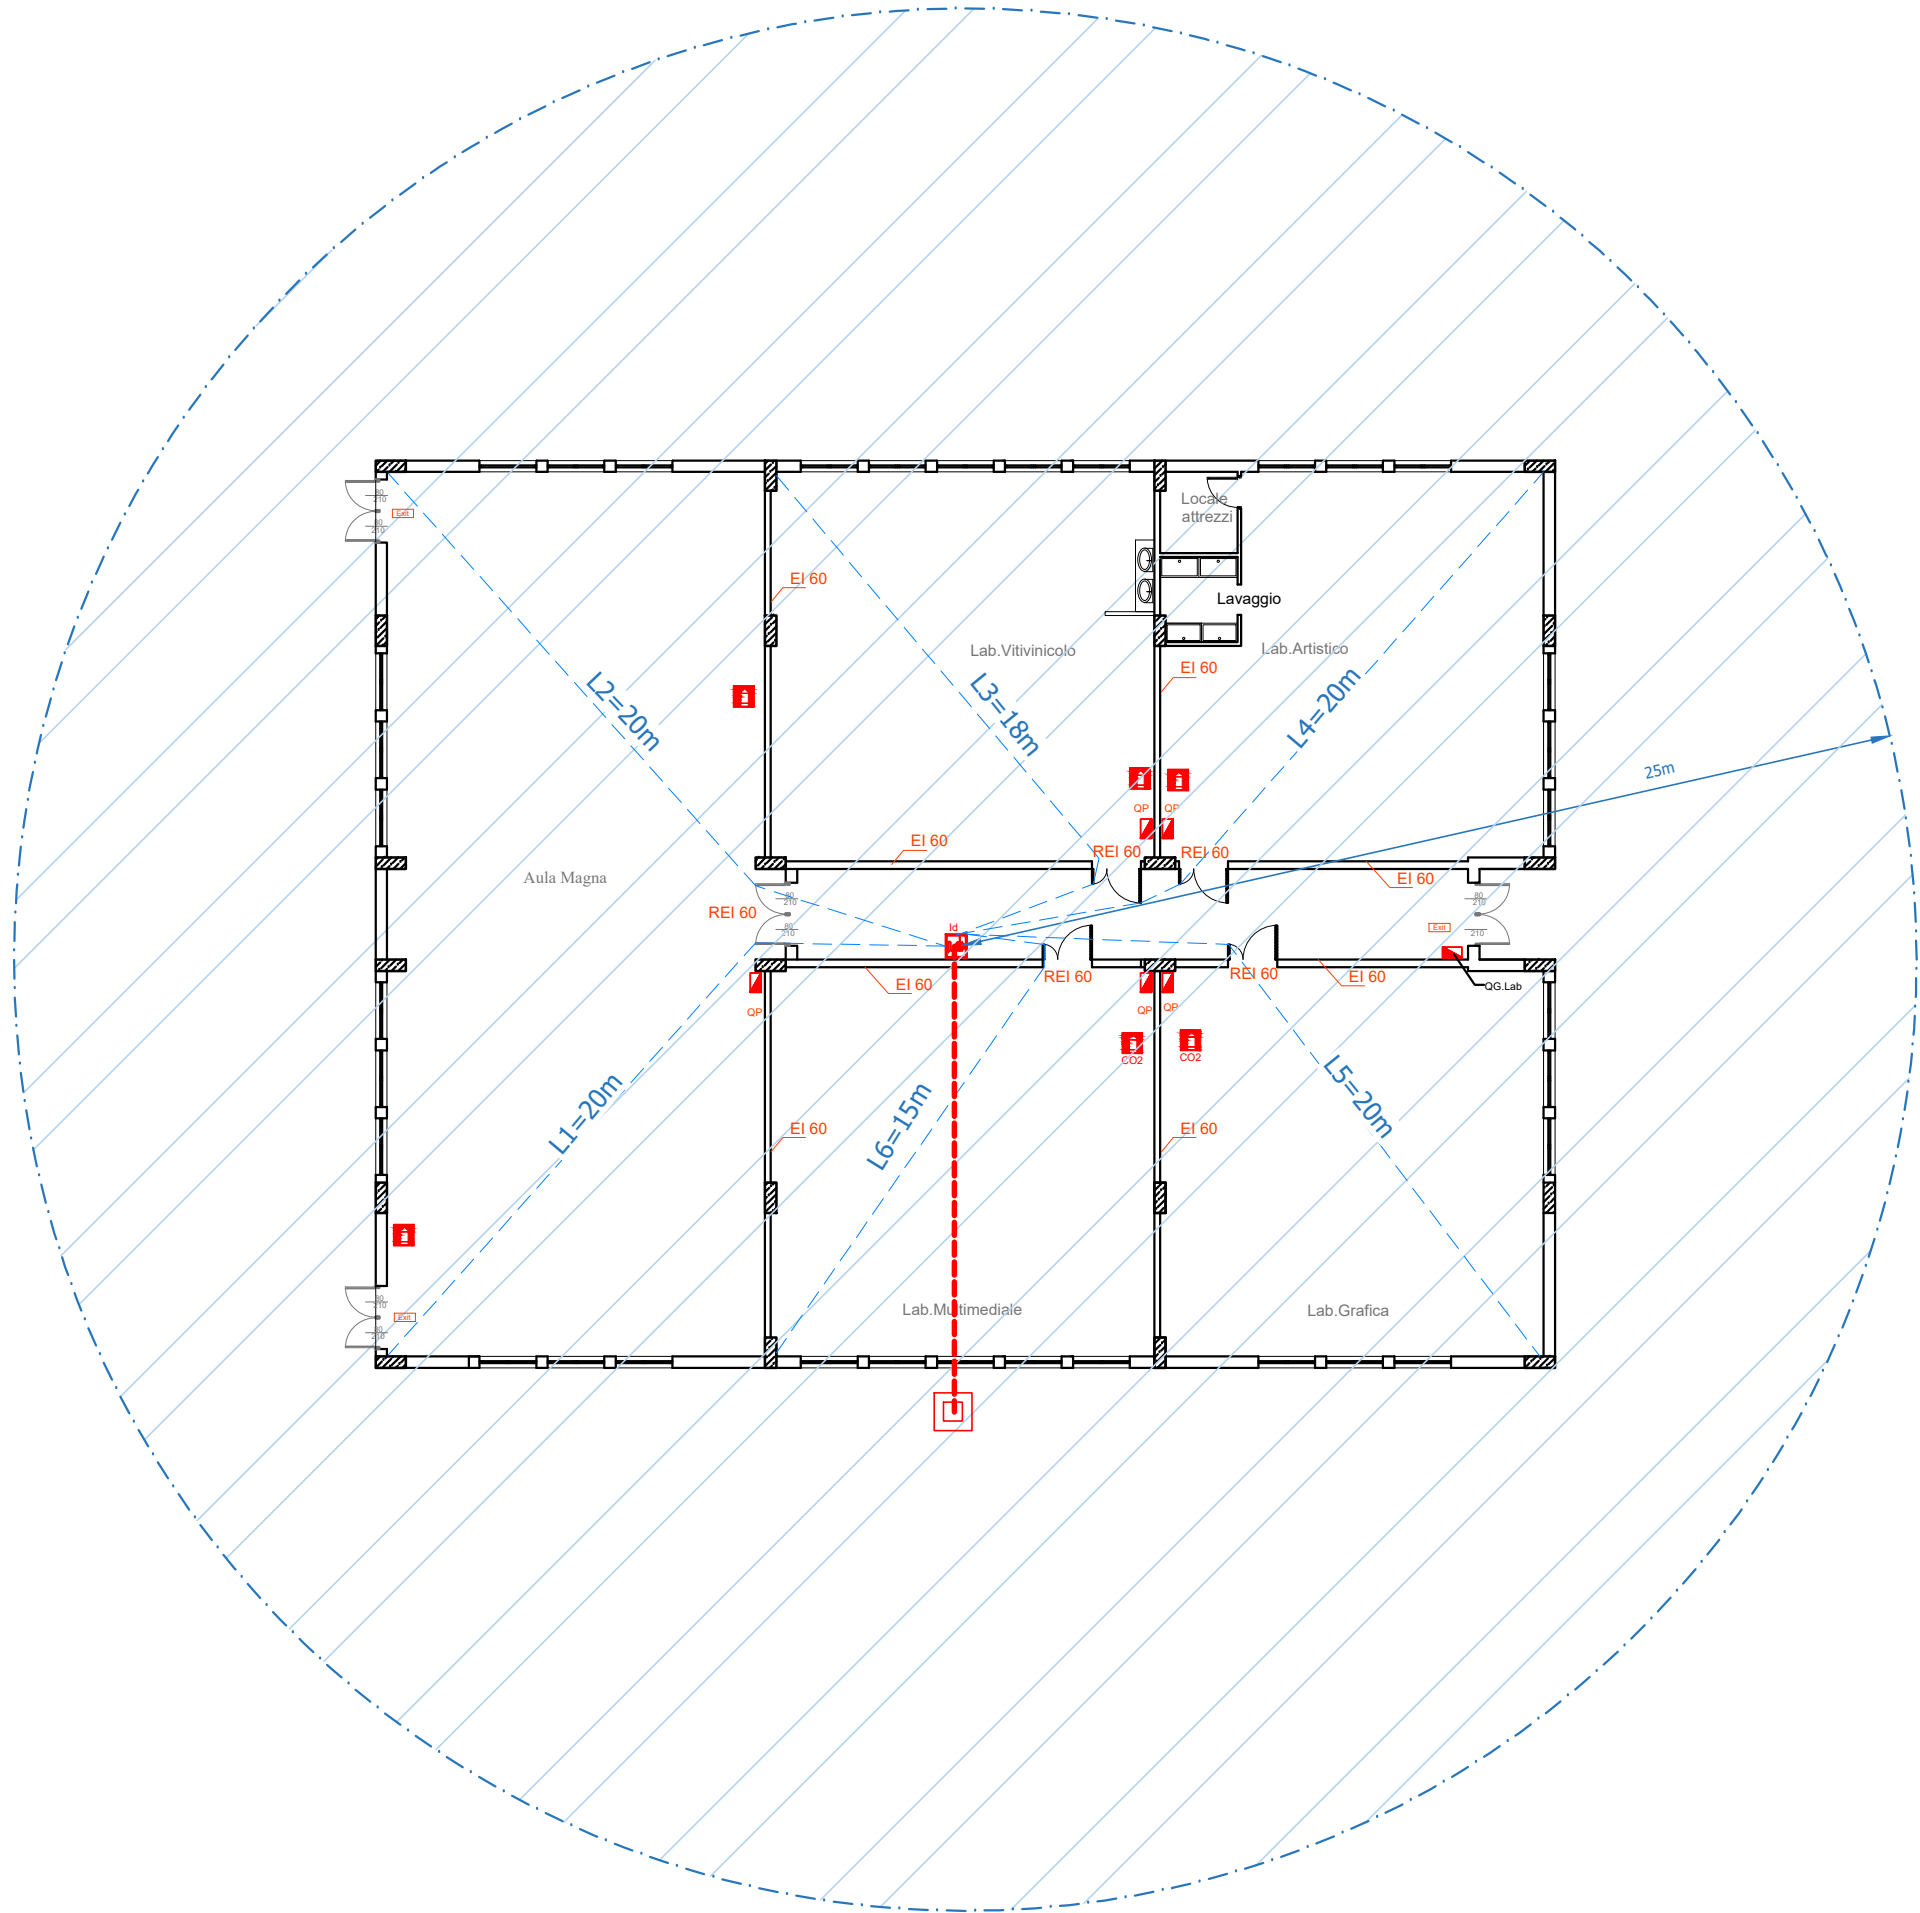


LEGENDA	
	IDRANTE UNI 45 CON MANICHETTA DA 25 M
	POZZETTO PREFABBRICATO IN CLS 50x50cm CON CHIUSINO IN GHISA SFEROIDALE D400
	TUBAZIONE IDRICA ANTINCENDIO INTERRATA IN PE 100 - PEAD Ø 40- PN 16
	TUBAZIONE IDRICA ANTINCENDIO IN ACCIAIO Ø2" (RETE PRINCIPALE) E Ø1½" (STACCHI IDRANTI)
	ESTINTORE A POLVERE ØKG 13A 89BC
	ESTINTORE A CO2 - 113B - 23052-1 - EMME 5 - EN 3/7- SERBATOIO IN ALLUMINIO

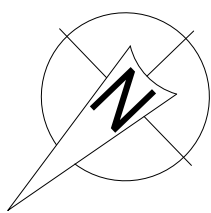

**LIBERO CONSORZIO COMUNALE DI AGRIGENTO**  
(L.R.15/2015)  
ex Provincia Regionale di Agrigento  
**Settore Infrastrutture stradali**  
**Edilizia scolastica Patrimonio e Manutenzione**

Aggiornamento ed adeguamento alla normativa vigente del progetto esecutivo relativo ai lavori di costruzione dell'Istituto Tecnico per il Commercio in Campobello di Licata. Completamento.

**PROGETTO ESECUTIVO**

Procedura di affidamento ai sensi dell'art. 50 comma 1 lett.b) del D.lgs n.36/2023 a conferma dell'art. 1 comma 2 lett.a) del D.L. 16 Luglio 2020 n.76. D.Lgs. 50/2016 in deroga all'art. 36 comma 2,lett.a) del D.Lgs. 50/2016 come mod dall'art.1 della L.n.78 21 giugno 2022, (G.U. n. 77 del 31 marzo 2023 - S.O. n. 12) - CIG: A0374BAA46 -



N. Elaborato: <b>15.2</b>		Titolo elaborato: 15- LOCALI LABORATORI : IMPIANTO ANTINCENDIO Planimetria delle aree coperte e rete idrica antincendio scala 1:100	
Il Responsabile Unico del Procedimento (Arch. Alfonso Giulio)		Il progettista Delta Ingegneria Ing. Desiderio Carlino	
A	Luglio 2024	Emissione	Ing. Desiderio Carlino
REV.	DATA	DESCRIZIONE	REDATTO