


Ln.Cn	Nome linea	Destinazione
L0.C0	Linea alimentazione principale	Al Quadro Generale
L1.QG.C1	Illuminazione spogliatoio lato sud	Alle scatole di derivazione
L1a.QG.C1	Illuminazione sic emerg lato sud	
L2.QG.C1	Prese spogliatoio lato sud	
L3.QG.C2	Illuminazione spogliatoio lato nord	
L3a.QG.C2	Illuminazione sic emerg lato nord	
L4.QG.C2	Prese spogliatoio lato nord	
L5.QG.C3	Linea Pompa di calore	
L6.QG.C4	Linea centrale Idrica	Al Quadro Palestra
L7.QG.C5	alimentazione Qp palestra	
L1-2-3.QP.C6	Luci palestra	
L 4-5.QP.C7	Linea prese e apertura finestre palestra	
L6.QP.C8	Illuminazione sic emerg palestra	
L9.QG.C9	Illuminazione esterna faretti a parete	
L10.QG.C10	Fancoil spogliatoio lato sud	Alle scatole di derivazione
L11.QG.C10	Fancoil spogliatoio lato nord	

LEGENDA	
	QUADRO ELETTRICO DI CONSEGNA
	QUADRO ELETTRICO GENERALE
	QUADRO ELETTRICO PALESTRA
Ln	LINEA + numero della linea
Cn	CAVIDOTTO + numero del cavo
	POZZETTO INTERRATO COLLEG. LINEE

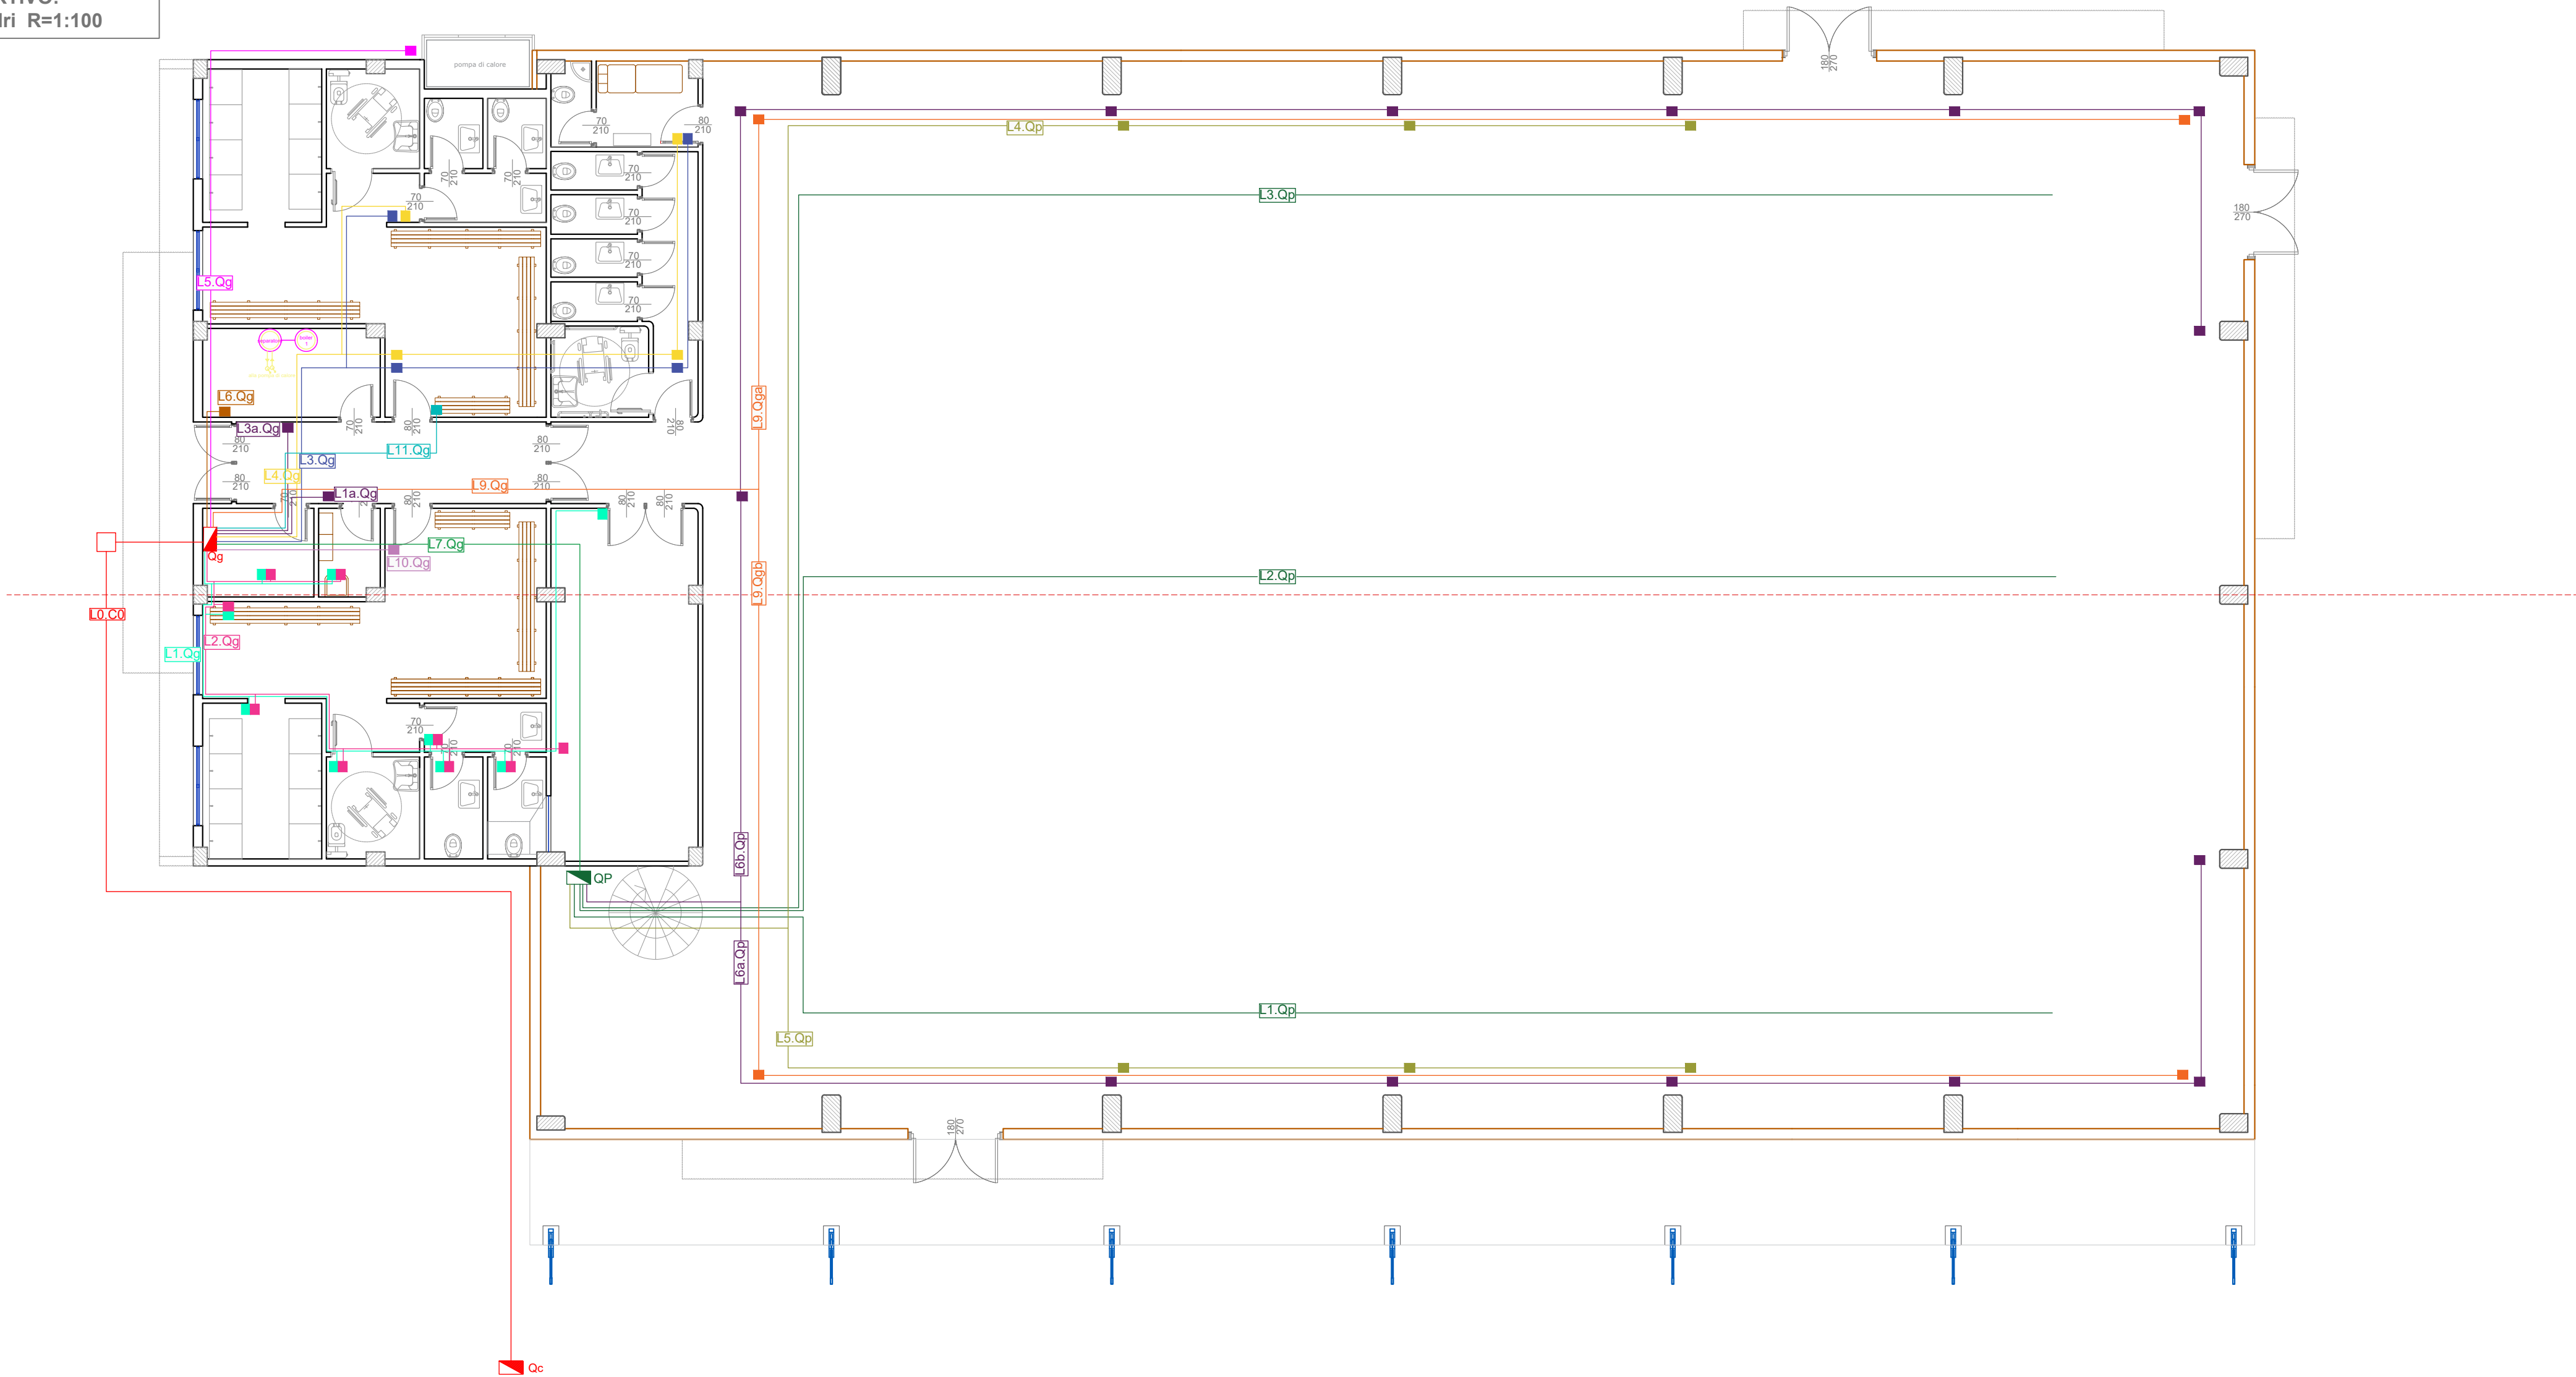

LIBERO CONSORZIO COMUNALE DI AGRIGENTO
(L.R.15/2015)
ex Provincia Regionale di Agrigento
Settore Infrastrutture stradali
Edilizia scolastica Patrimonio e Manutenzione

Aggiornamento ed adeguamento alla normativa vigente del progetto esecutivo relativo ai lavori di costruzione dell'Istituto Tecnico per il Commercio in Campobello di Licata. Completamento.

PROGETTO ESECUTIVO

Procedura di affidamento ai sensi dell'art. 50 comma 1 lett.b) del D.lgs n.36/2023 a conferma dell'art. 1 comma 2 lett.a) del D.L. 16 Luglio 2020 n.76. D.Lgs. 50/2016 in deroga all'art. 36 comma 2,lett.a) del D.Lgs. 50/2016 come mod dall'art.1 della L.n.78 21 giugno 2022, (G.U. n. 77 del 31 marzo 2023 - S.O. n. 12) - CIG: A0374BAA46 -



N. Elaborato:		Titolo elaborato:	
6.2		6 - IMPIANTO SPORTIVO - IMPIANTO ELETTRICO Pianta circuiti e quadri elettrici scala 1:100	
Il Responsabile Unico del Procedimento (Arch. Alfonso Giulio)		Il progettista Delta Ingegneria Ing. Desiderio Carlino	
A	Luglio 2024	Emissione	Ing. Desiderio Carlino
REV.	DATA	DESCRIZIONE	REDATTO